




TANQUE SÊPTICO  
CORTE - ESC. 1:25

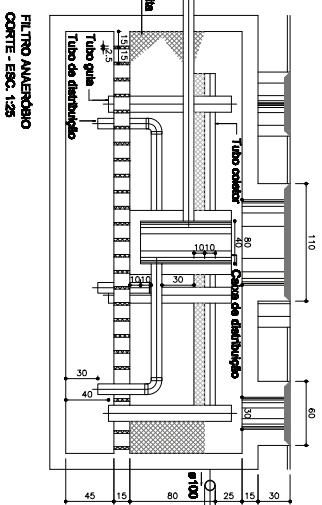

FILTRO AERADORIO  
CORTE - ESC. 1:25

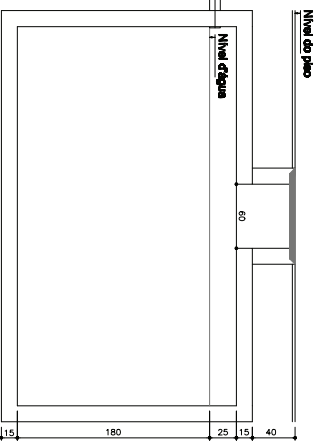

TANQUE DE CONTATO  
CORTE - ESC. 1:25

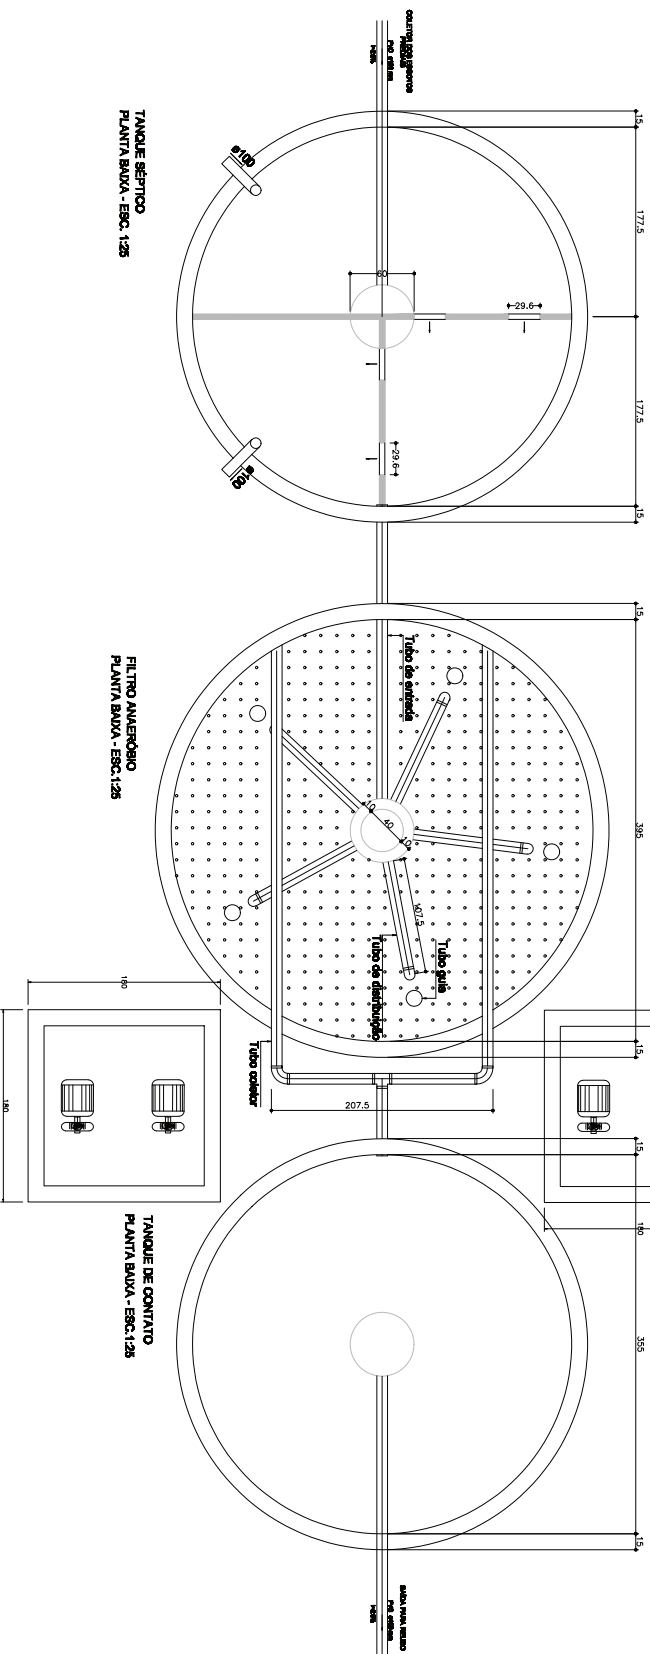

TANQUE SÊPTICO  
PLANTA BAIXA - ESC. 1:25

FILTRO AERADORIO  
PLANTA BAIXA - ESC. 1:25


TANQUE DE CONTATO  
PLANTA BAIXA - ESC. 1:25

Autores: \_\_\_\_\_  
Data: \_\_\_\_\_  
Número: \_\_\_\_\_


**CONTEC**  
CENTRO ESTADUAL DE SANEAMENTO - CONTEC S.A.  
RUA JOSÉ DE ALMEIDA, 110  
JARDIM SÃO CARLOS, 13050-000  
RIBEIRÃO PRETO, SP

**PROJETO ESTÁÇÃO DE TRATAMENTO DE ESGOTO**  
PROJETO EXECUTIVO - DETALHES CONSTRUTIVOS  
Propriedade: TRIBUNAL REGIONAL FEDERAL DA PRIMEIRA REGIÃO  
Órgão Solicitante: SEÇÃO ADMINISTRATIVA DO SERTÃO DO MATOPISTAS  
Local: MANSION MADRE ANJULIA, Nº 28 - ALEXANDRIA, MATOPISTAS - AM  
Contratante: \_\_\_\_\_  
Identificador/Combinado: \_\_\_\_\_

Responsável Técnico:	Contador:
<b>JOSÉ DAUS DE FREITAS FILHO</b> INSCRIÇÃO CREA Nº 004.140.000/1-4	<b>MARCELO MANOEL CARRERINO - RENEU - ME</b> ESP. Nº 317/00004
Assistente:	Bombril:
_____	_____
_____	_____
_____	_____

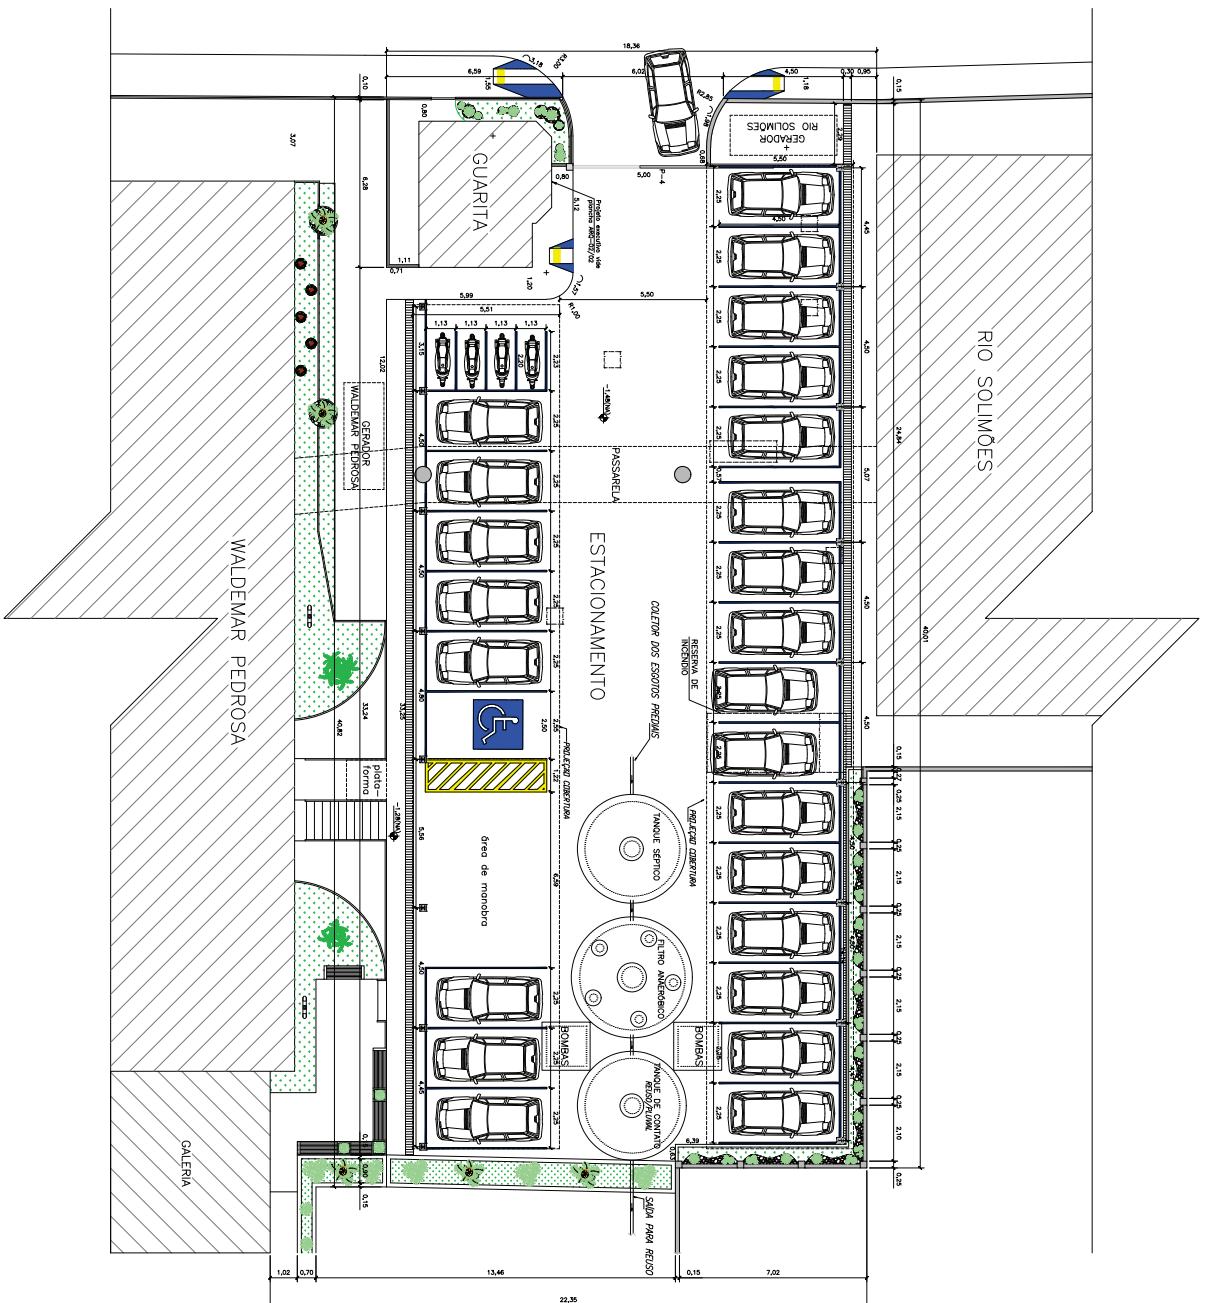

PLANTA BAIXA  
ESCALA 1:100



**CONTEC**  
CONSORCIO INTERMUNICIPAL DE SANEAMENTO DE SÃO PAULO

---

**PROJETO ESTATION DE TRATAMENTO DE ESGOTO**  
PROJETO EXECUTIVO - IMPLANTACAO

Proprietario: TRIBUNAL REGIONAL FEDERAL DA PRIMEIRA REGIAO  
Orgao Solicitante: SECAO ADMINISTRATIVA DO SERVIDOR DO MANOELAS  
Local: AVENIDA MANOEL ANTONIO, Nº 28 - ALBERTO, MANOELAS - AM

---

Responsavel Técnico: **MANOEL MANOEL CARRERINO - EMBEL - ME**  
Especialista: **EDSON DE SOUZA**  
Arquiteto: **EDSON DE SOUZA**  
Engenheiro Civil: **EDSON DE SOUZA**

---

Identificador/Contrato: \_\_\_\_\_  
Data: \_\_\_\_\_

---

Arquiteto: \_\_\_\_\_  
Engenheiro: \_\_\_\_\_  
Especialista: \_\_\_\_\_

LEGENDA	Descrição	Quantidade	Observações