

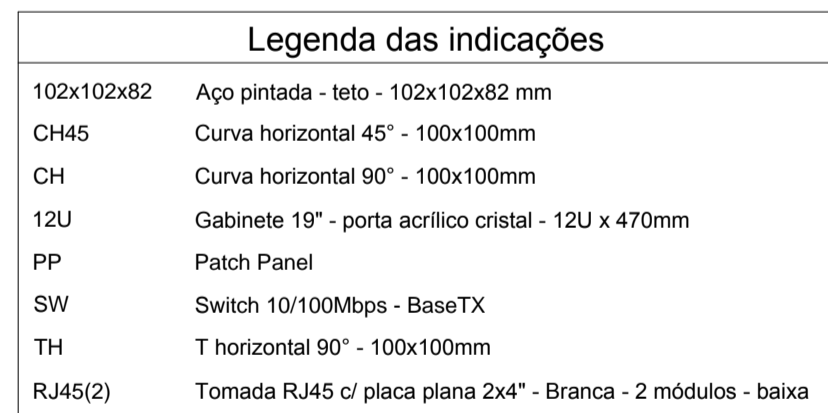
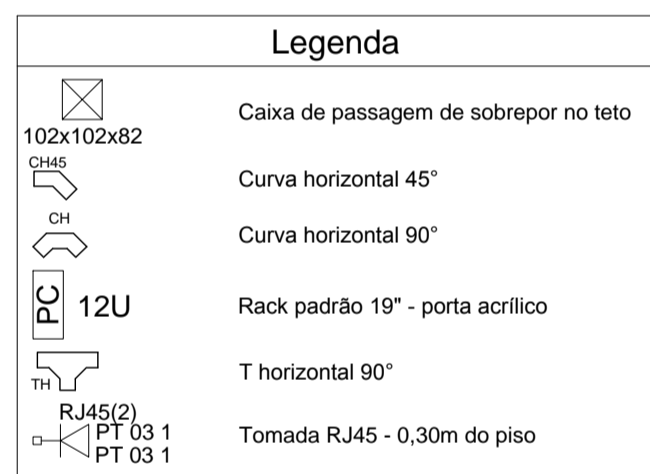


Switch 10/100Mbps - BaseTX
Patch Panel

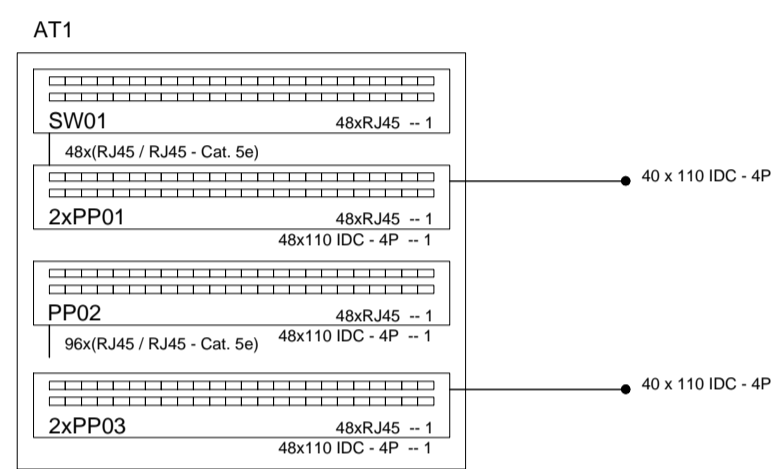

PAVIMENTO SUPERIOR
PLANTA BAIXA
ESCALA 1:50

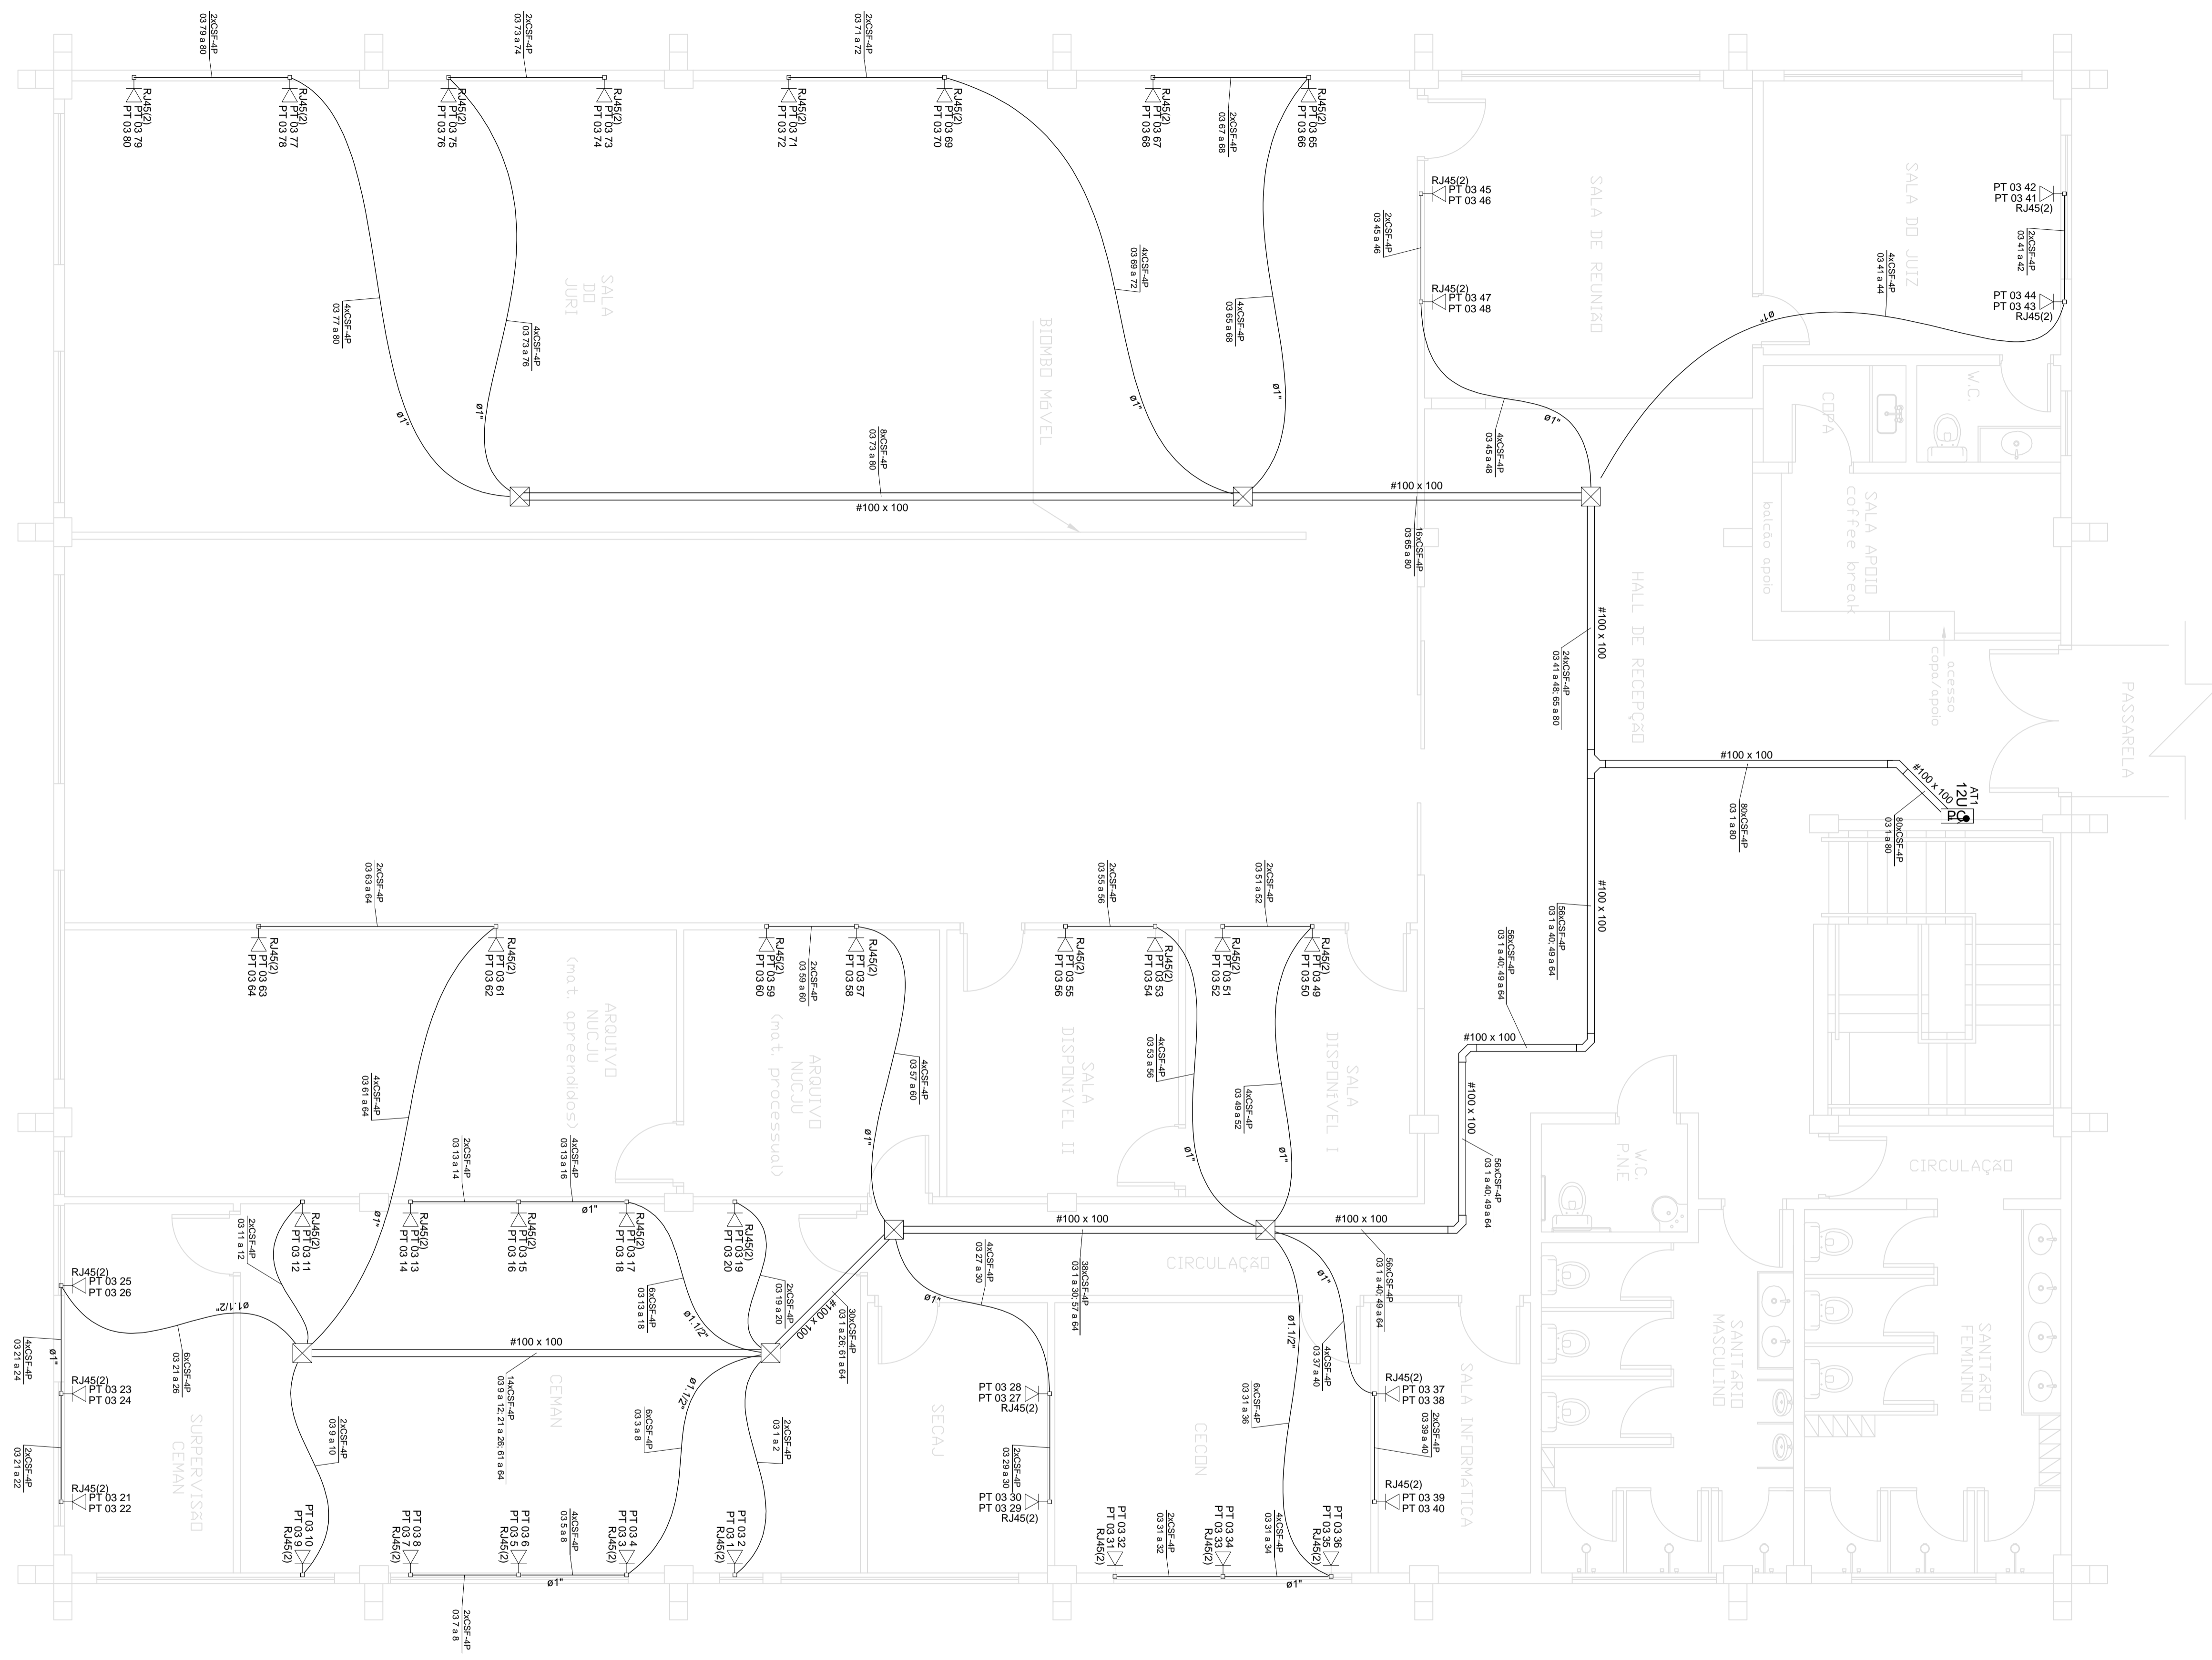

TEXTO:

Revisão: _____ Data: _____ Assunto: _____

LEGENDA:



CONTEC serviços de engenharia - EIRELI - ME

MURILO MARCON CASSIMIRO - EIRELI - ME
CNPJ: 12.164.720/0001-71
CREA-SP: 1916996
CREA-MG: 63584
CAU-SP: 31245-2

Rua dos Paulistas, 103-A, Santo Antonio / Rua Dona Olímpia Halston, nº 157, Vila Formosa / São José do Rio Pardo-SP - CEP 13720-000
Telefone (phone office): +55 13 3681-4011
Site: www.contecservicos.com.br - e-mail: contato@contecservicos.com.br

PROJETO CABEAMENTO ESTRUTURADO - ED. RIO SOLIMÕES
INSTALAÇÃO DE CABEAMENTO ESTRUTURADO - PAVIMENTO SUPERIOR

Proprietária:	TRIBUNAL REGIONAL FEDERAL DA PRIMEIRA REGIÃO		
Órgão Solicitante:	SEÇÃO JUDICIÁRIA DO ESTADO DO AMAZONAS		
Local:	AVENIDA ANDRÉ ARAUJO, Nº 25 - ALEIXO, MANAUS - AM		
Contratante:	Identificador/Carimbo:		
	Tribunal Regional Federal da Primeira Região responsável/representante		
Responsavel Técnico:	Contratada:		
SERGIO LUIS CASSIMIRO ENGENHEIRO ELETRICISTA/ CREA 26118282-9	MURILO MARCON CASSIMIRO - EIRELI - ME CREA-SP: 1916996		
Arquivo:	Escala:	Data:	Folha:
Obras\Justiça Federal Manaus\Cab.Estruturado\CAB.dwg	INDICADA	MAR/17	CAB-03/03